
 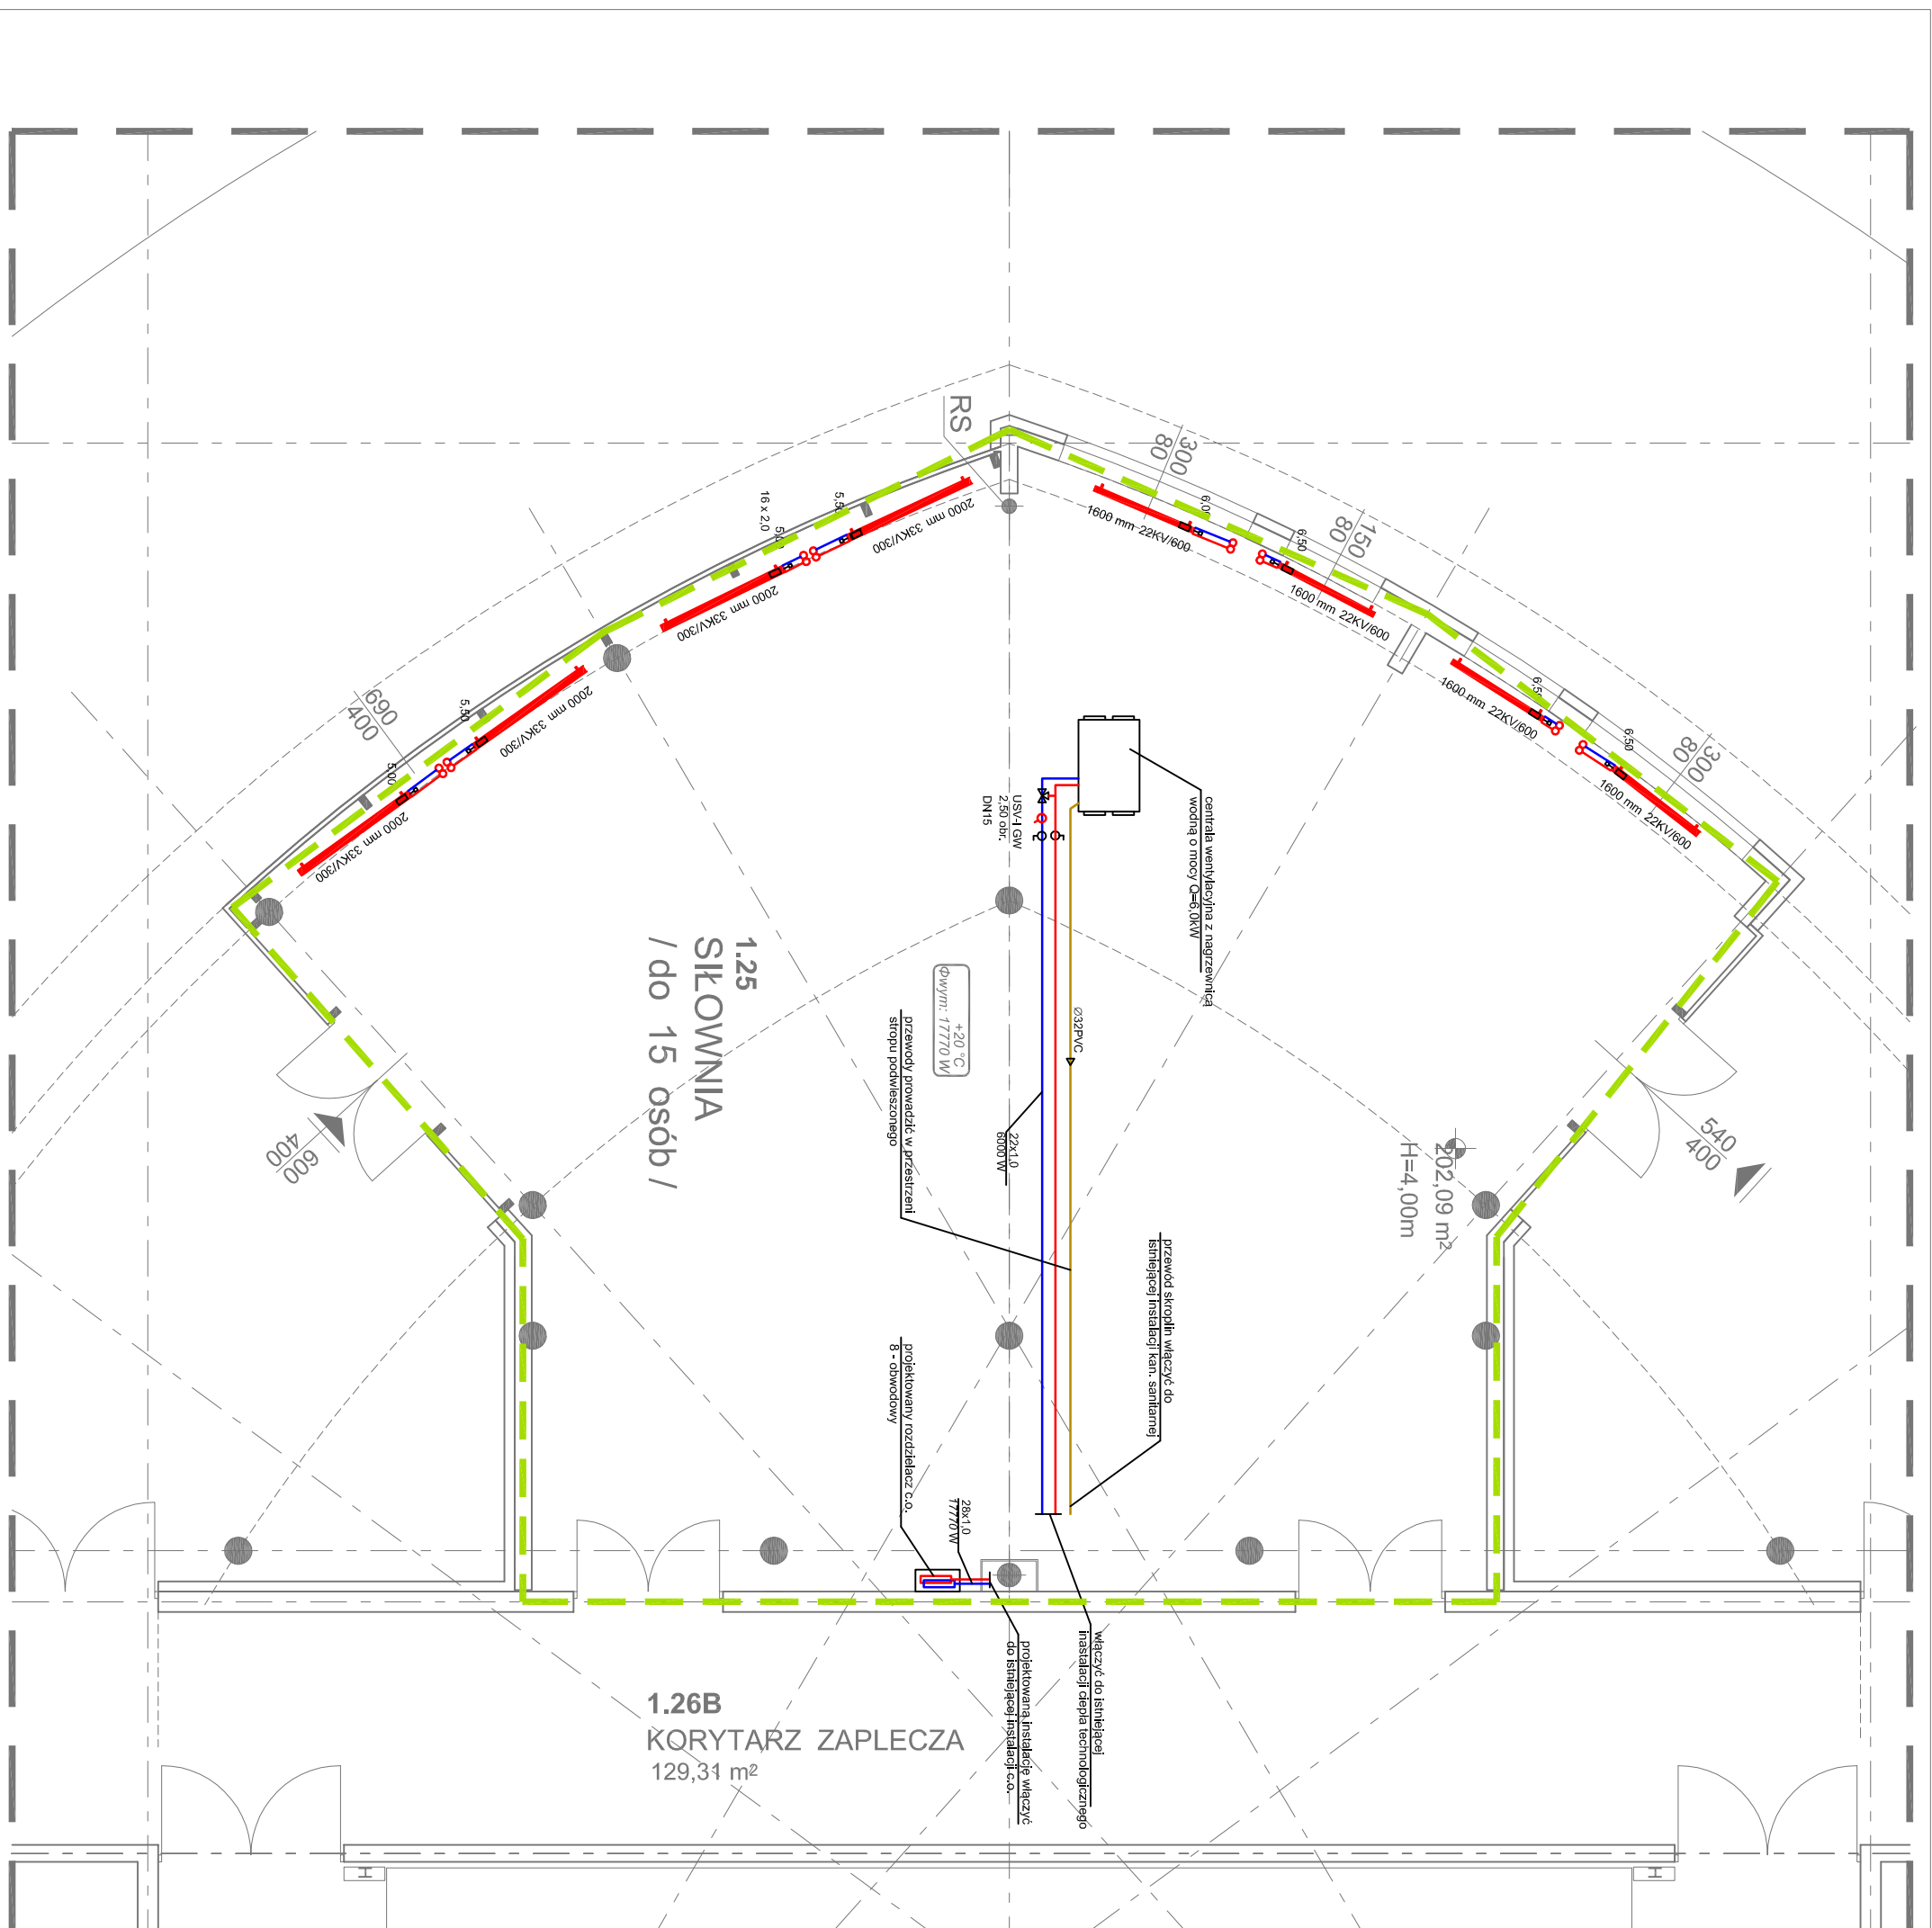


INSTALACJA C.O. I C.T. HALA SPORTOWA - SIŁOWNIA DLA SPORTOWCÓW skala 1:100



LEGENDA:

- Zakres opracowania/ zakres zmiany sposobu użytkowania z kawiarni na siłownię
- Kaloryfery
- przewód odprowadzający skropliny
- Woda ciepła /zasilenie/
- Woda zimna /powrót/
-  Centrala wentylacyjna

GREBSKI PRACOWNIA PROJEKTOWA
mgr inż. arch. Tomasz Grebski +48 608 744 552
Nysa, ul. Dzirymaty 1 +48 882 159 677
pracownia@grebski.pl www.grebski.pl

temat projektu

ZMIANA SPOSOBU UŻYTKOWANIA POMIESZCZENIA
Z PRZEZNACZENIEM NA SIŁOWNIĘ DLA SPORTOWCÓW
W ISTNIEJĄCEJ HALI SPORTOWEJ

adres

Nysa, ul. Sudecka 23
dz. nr 13/1 ; 13/2 ; 61 ; 58

inwestor

Agencja Rozwoju Nysy Sp. z o.o.
ul. Marcinkowskiego 2-4, 48-300 Nysa

projektant

mgr inż. Maciej Wyszzyński

system
projektanta

upr.nr.: OPL/0448/POOS/08

temat rysunku

RZUT PARTERU INSTALACJA C.O. I C.T.

faza/branża

PB/sanitarnie

data
wrzesień 2018

skala
1:100

nr rys.
S-1